




Particolare serra A - scala 1:100

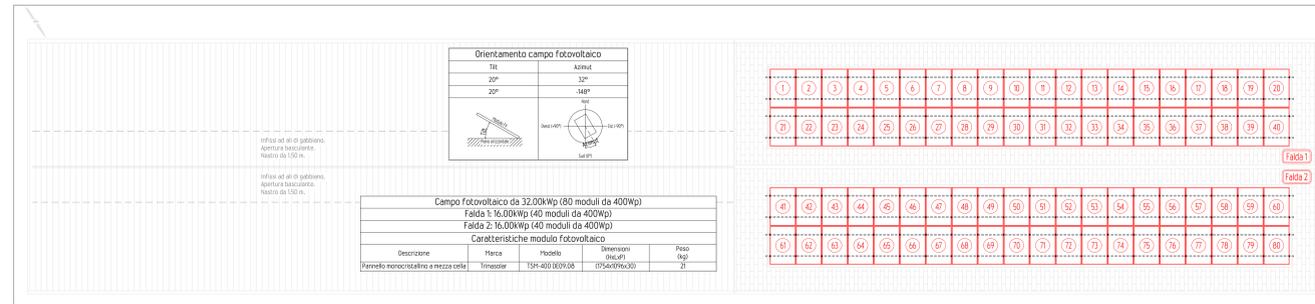



Particolare copertura serra C - scala 1:100

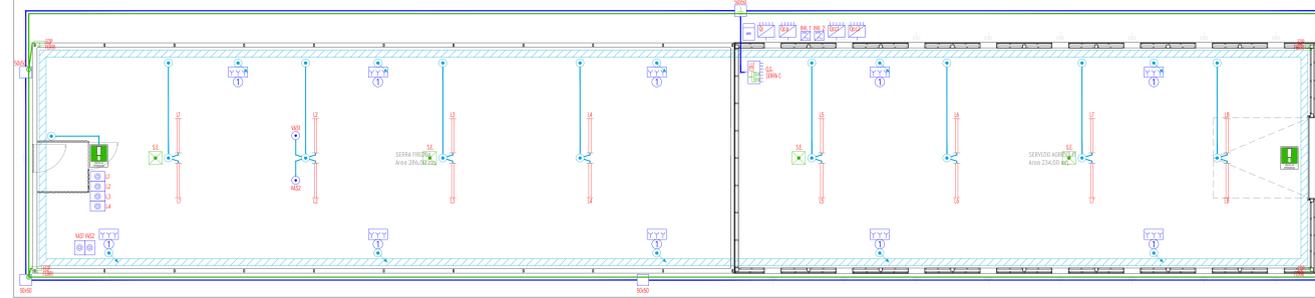


Particolare serra C - scala 1:100

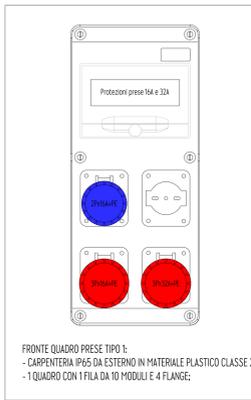

FRONTE QUADRO PRESE TIPO 1 - CARPENTERIA IP65 DA ESTERNO IN MATERIALE PLASTICO CLASSE 2 - 1 QUADRO CON 1 FILA DA 10 MODULI E 4 FLANGE

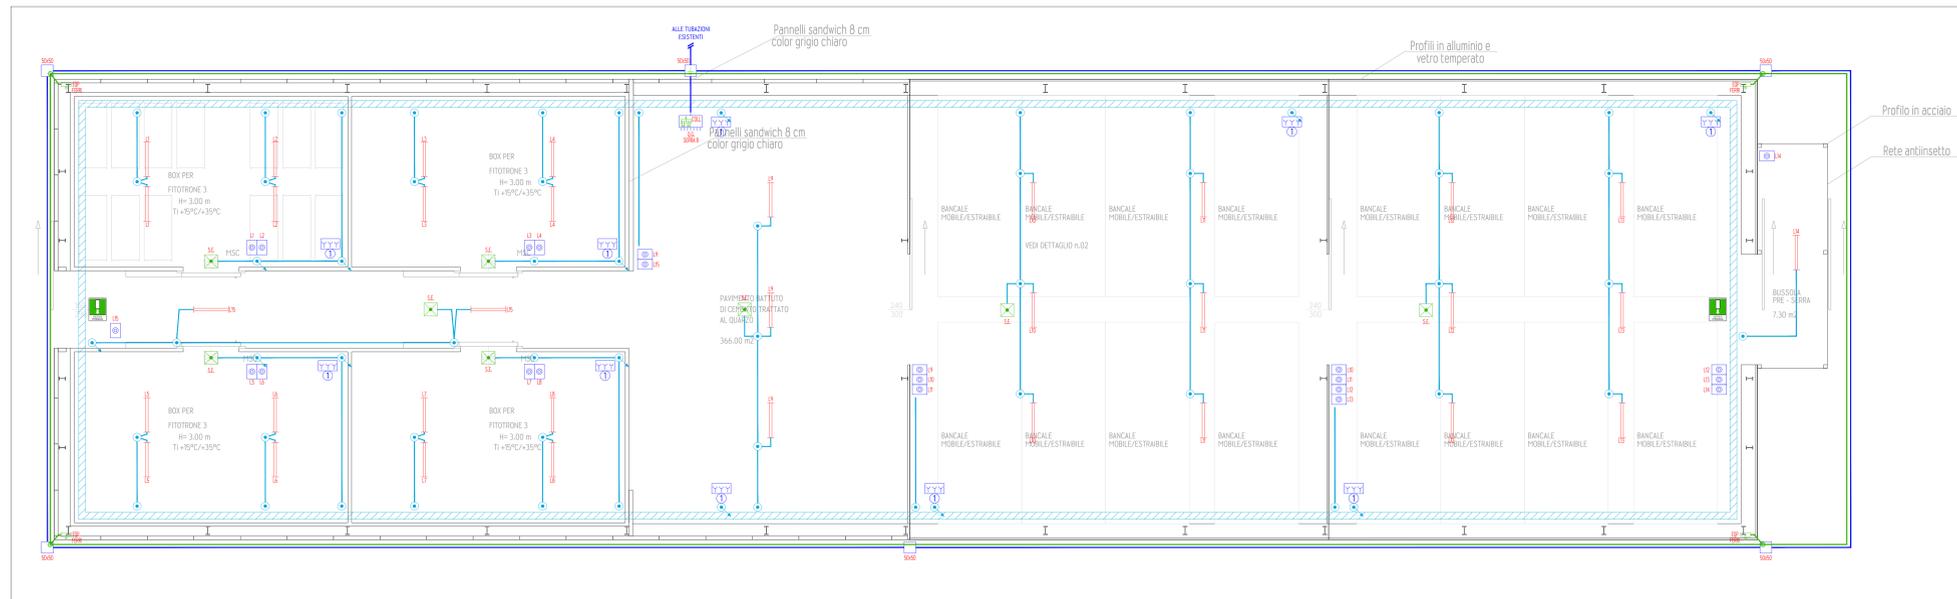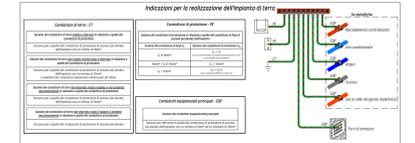

Particolare serra B - scala 1:50

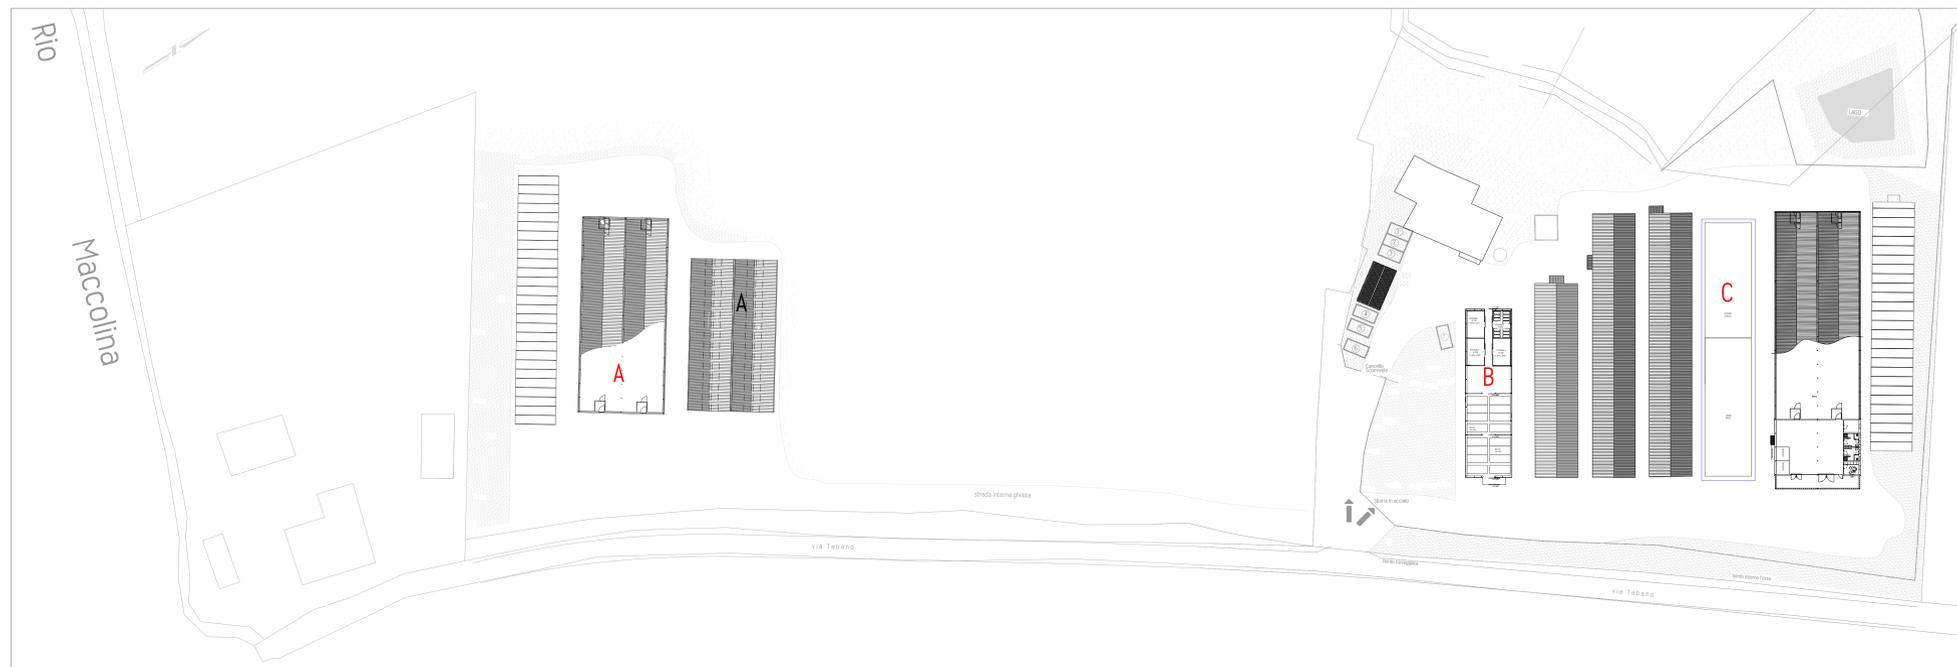

Vista generale - scala 1:500

LEGENDA SIMBOLI	
Simbolo	Descrizione
[Linea rossa]	Punto luce per plafoniere a LED da definire
[Icona scatola]	Alimentazione in scatola a vista con IP per installazione all'esterno (ingombro per 1 modulo)
[Icona presa]	Posizione presa di tipo 1 (vedi particolare)
[Icona punto]	Punto allacciamento finestre a vetrate
[Icona invertitore]	Inverter
[Icona scatola elettrica]	Scatola elettrica
[Icona interruttore]	Contatore di energia attiva
[Icona quadro]	Quadro elettrico
[Icona lucina]	Cartello luminoso di uscita di sicurezza
[Icona punto luce]	Punto luce per lampada di emergenza autoalimentata in funzionamento S.E.
[Icona scala]	Scala di discesa
[Icona tubo]	Tubazione rigida in pvc con raccordi a scappia
[Icona tubo flessibile]	Perforino verticale di tubazione rigida in pvc
[Icona canale]	Canale metallico con coperchio
[Icona filtro]	Filtro di terra
[Icona collettore]	Collettore di terra
[Icona collegamento]	Collegamento equipotenziale di massa e/o messa a terra
[Icona corda]	Corda nuda in rame Ø20mm
[Icona morsetto]	Morsetto a cinescopio per impianto di terra
[Icona pannello]	Pannello in calcestruzzo 10x60cm (dimensioni interne) completo di chiusura scorrevole in ghisa
[Icona condotto]	Condotta a doppia camera per posa interna



2R Progetti di Roberto Renzi
Via Strocchi, 16 - int.6
48018 Faenza (RA)
Tel. 0546 66.53.59 - Fax. 0546 04.14.21
info@2rprogetti.it
www.2rprogetti.it

Realizzazione di una serra fredda, una serra per fitotroni ed una screen house / deposito in via Tebano, 144 a Faenza (RA)

PROGETTO IMPIANTO ELETTRICO
PLANIMETRIA GENERALE

Comune di:	Faenza	F. plot.:	1:10
Provincia di:	Ravenna	Disegnato:	Roberto Renzi
Cliente:	Centro Attività Wavistiche	Verificato:	Roberto Renzi
Proprietà:	Centro Attività Wavistiche	Progettista Ing. Roberto Renzi	
Committente:	Centro Attività Wavistiche		

Scala: 1:100
Data: 14 Luglio 2022

File: 2022-074-01.dwg



Timbro e firma